





Id. document: g0ZE nZaH e1aT zWUo bFwx z17I VWUJ=
CÒPIA INFORMATIVA (NO VERIFICABLE EN SEU ELECTRÒNICA)

planos

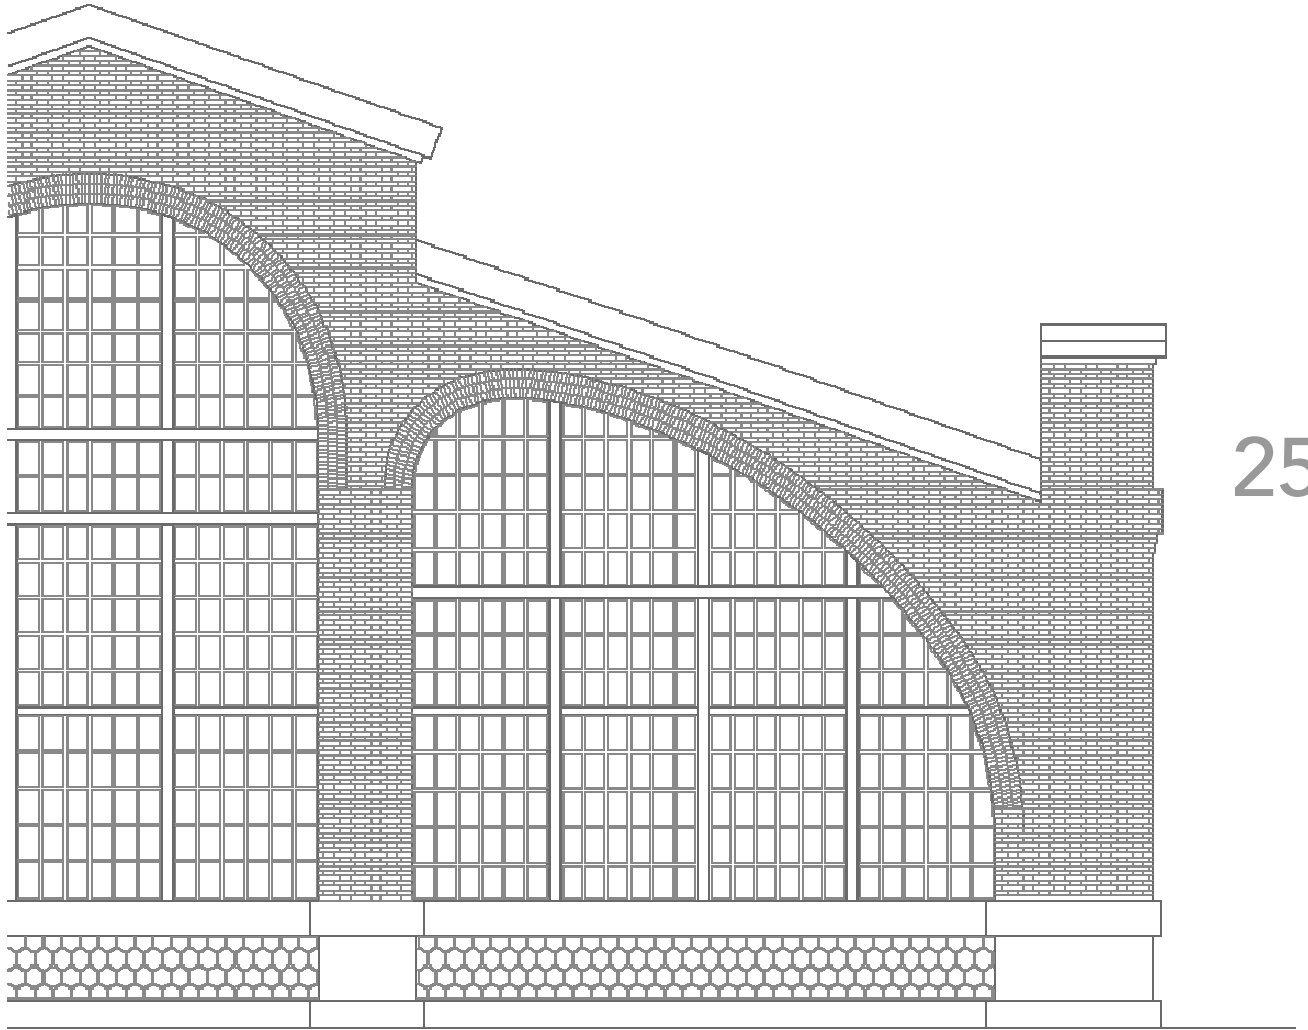

 25



ANTEPROYECTO HABILITACIÓN PARA CENTRO DEPORTIVO NAVE 1 PARQUE CENTRAL

Signat electrònicament per:

Antefirma	Nom	Data	Emissor cert	Núm. sèrie cert
CAP NEGOCIAT TÈCNIC - SERVICI INFRAESTRUCTURES FDM	ENRIQUE ORTS LOPEZ	21/06/2017	ACCVCA-120	8145975403278514816
CAP SECCIÓ - PROJECTES	JESUS GRACIA PEREZ	21/06/2017	ACCVCA-120	1726932509762629510
CAP SECCIÓ - SERVICI INFRAESTRUCTURES FDM	CARLOS SANCHEZ CERVERO	21/06/2017	ACCVCA-120	7468895355704701759
Direcció del Servei Sportiu - FUNDACIÓ ESPORTIVA MUNICIPAL	JOSE MANUEL BROTONS PIQUERES	21/06/2017	ACCVCA-120	7162549566766170432
DIRECTOR/A GERENT - GERENCIA FUNDACIÓ ESPORTIVA MUNICIPAL	JOSE VICENTE BERLANGA ARONA	21/06/2017	ACCVCA-120	2201037523841348406

 


Id. document: g0zE nZaH e1aT zWUo bFwx zI7I VWUJ=
CÓPIA INFORMATIVA (NO VERIFICABLE EN SEU ELECTRÒNICA)

Índice de planos

- 1- Estado Actual. Situación.
- 2- Estado Actual. Emplazamiento.
- 3- Estado Actual. Planta y Alzados Generales.
- 4- Propuesta. Emplazamiento.
- 5- Propuesta. Planta Baja.
- 6- Propuesta. Planta Primera.
- 7- Propuesta. Planta Sótano.
- 8- Propuesta. Alzados.
- 9- Propuesta. Secciones.
- 10-Propuesta. Organización Funcional.
- 11-Esquema de principio climatización.

26




ANTEPROYECTO HABILITACIÓN PARA CENTRO DEPORTIVO NAVE 1 PARQUE CENTRAL

Signat electrònicament per:

Antefirma	Nom	Data	Emissor cert	Núm. sèrie cert
CAP NEGOCIAT TÈCNIC - SERVICI INFRAESTRUCTURES FDM	ENRIQUE ORTS LOPEZ	21/06/2017	ACCVCA-120	8145975403278514816
CAP SECCIÓ - PROJECTES	JESUS GRACIA PEREZ	21/06/2017	ACCVCA-120	1726932509762629510
CAP SECCIÓ - SERVICI INFRAESTRUCTURES FDM	CARLOS SANCHEZ CERVERO	21/06/2017	ACCVCA-120	7468895355704701759
Direcció del Servei Deportiu - FUNDACIÓ ESPORTIVA MUNICIPAL	JOSE MANUEL BROTONS PIQUERES	21/06/2017	ACCVCA-120	7162549566766170432
DIRECTOR/A GERENT - GERENCIA FUNDACIÓ ESPORTIVA MUNICIPAL	JOSE VICENTE BERLANGA ARONA	21/06/2017	ACCVCA-120	2201037523841348406



Id. document: goZE nZaH e1aT zWUo bFwx zI7I VWUJ =
 CÒPIA INFORMATIVA (NO VERIFICABLE EN SEU ELECTRÒNICA)

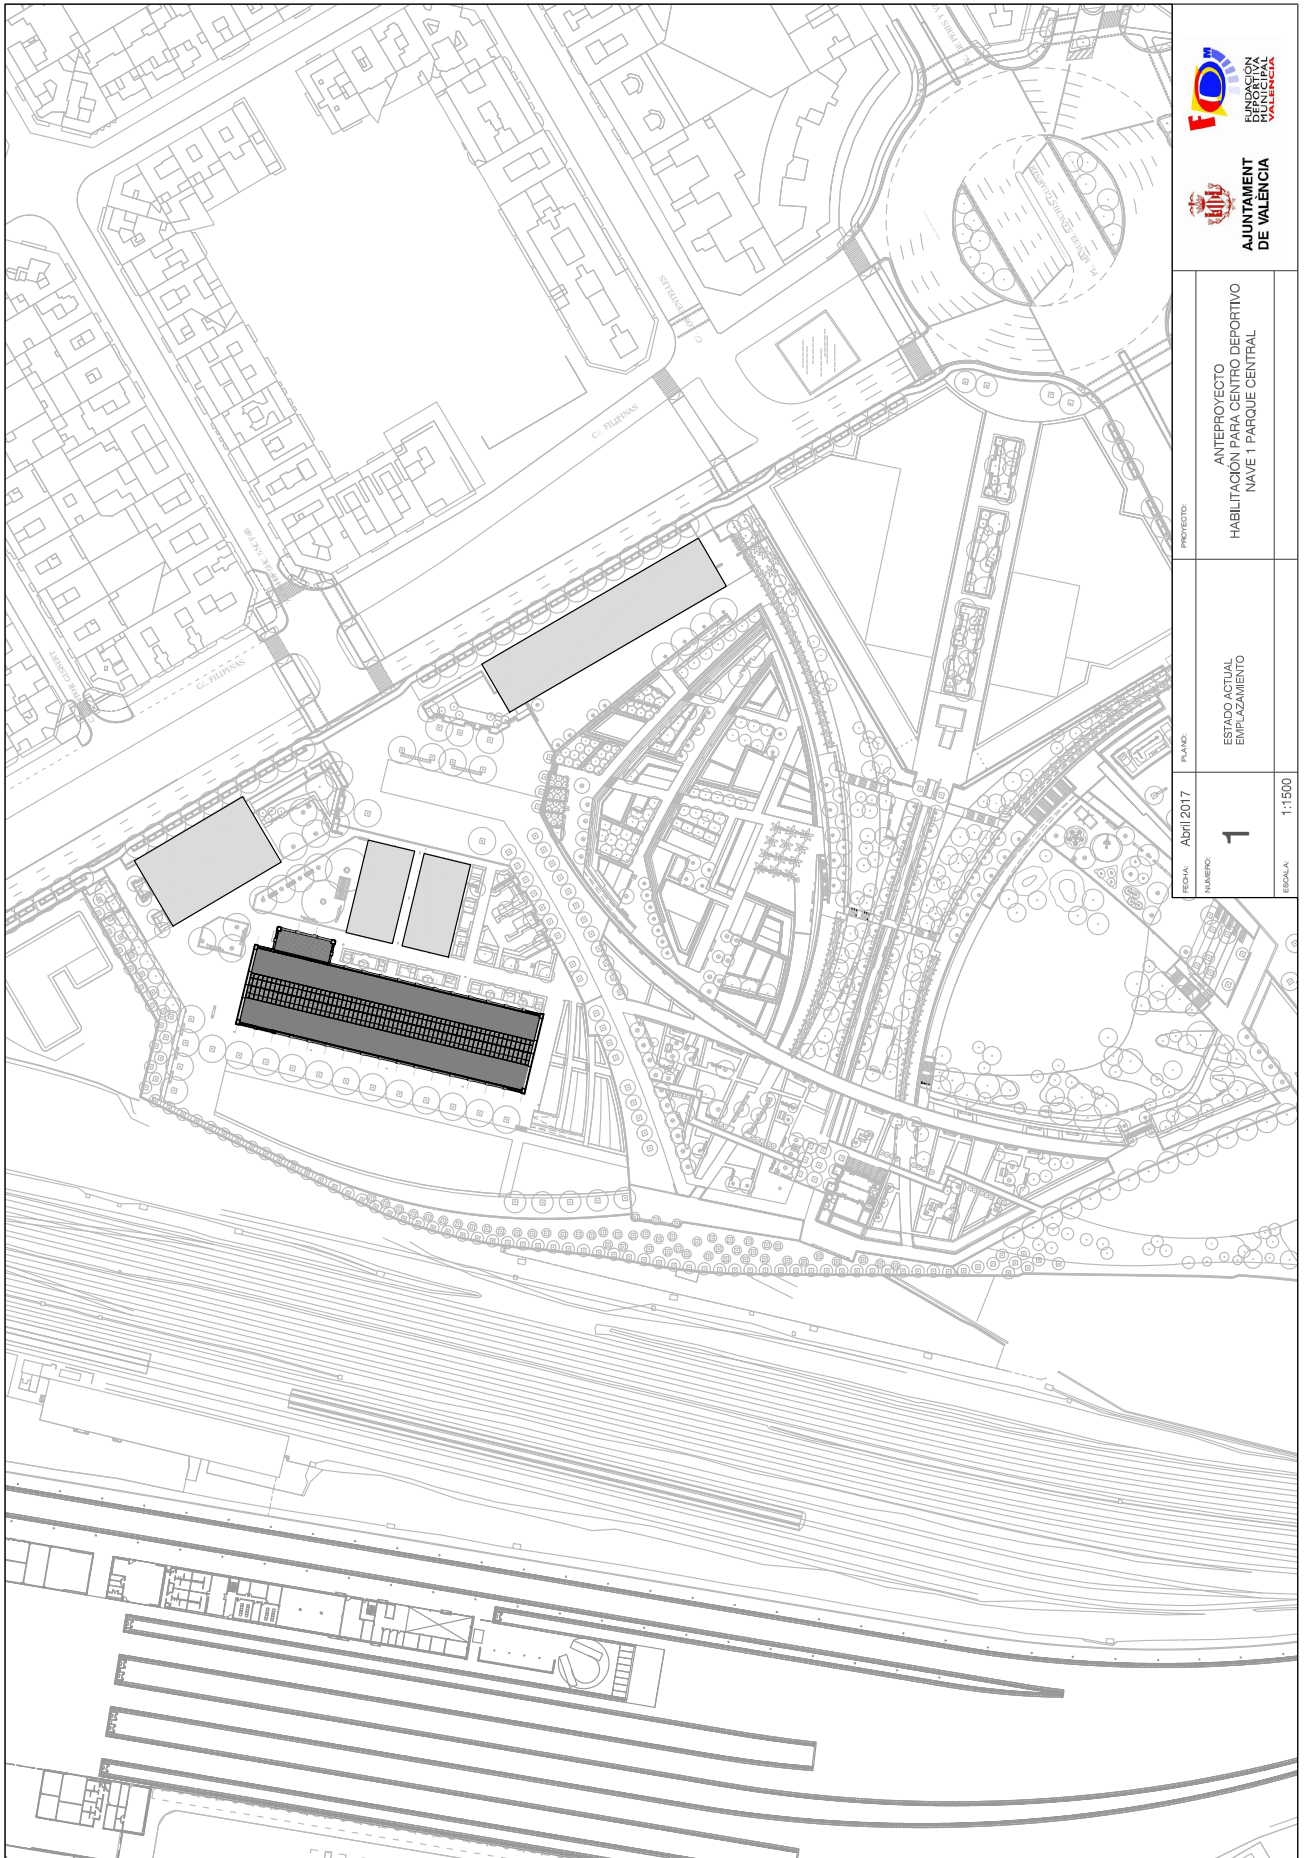


PROYECTO:	ANTEPROYECTO HABILITACIÓN PARA CENTRO DEPORTIVO NAVE 1 PARQUE CENTRAL
PLANO:	ESTADO ACTUAL EMPLAZAMIENTO
FECHA:	Abril 2017
NÚMERO:	1
ESCALA:	1:1500

Signat electrònicament per:

Antefirma	Nom	Data	Emissor cert	Núm. sèrie cert
CAP NEGOCIAT TÈCNIC - SERVICI INFRAESTRUCTURES FDM	ENRIQUE ORTS LOPEZ	21/06/2017	ACCVCA-120	8145975403278514816
CAP SECCIÓ - PROJECTES	JESUS GRACIA PEREZ	21/06/2017	ACCVCA-120	1726932509762629510
CAP SECCIÓ - SERVICI INFRAESTRUCTURES FDM	CARLOS SANCHEZ CERVERO	21/06/2017	ACCVCA-120	7468895355704701759
Direcció del Servei Deportiu - FUNDACIÓ ESPORTIVA MUNICIPAL	JOSE MANUEL BROTONS PIQUERES	21/06/2017	ACCVCA-120	7162549566766170432
DIRECTOR/A GERENT - GERENCIA FUNDACIÓ ESPORTIVA MUNICIPAL	JOSE VICENTE BERLANGA ARONA	21/06/2017	ACCVCA-120	2201037523841348406



Id. document: g0ZE nZaH e1aT zWUo bFwx z17I VWUJ =
 CÒPIA INFORMATIVA (NO VERIFICABLE EN SEU ELECTRÒNICA)

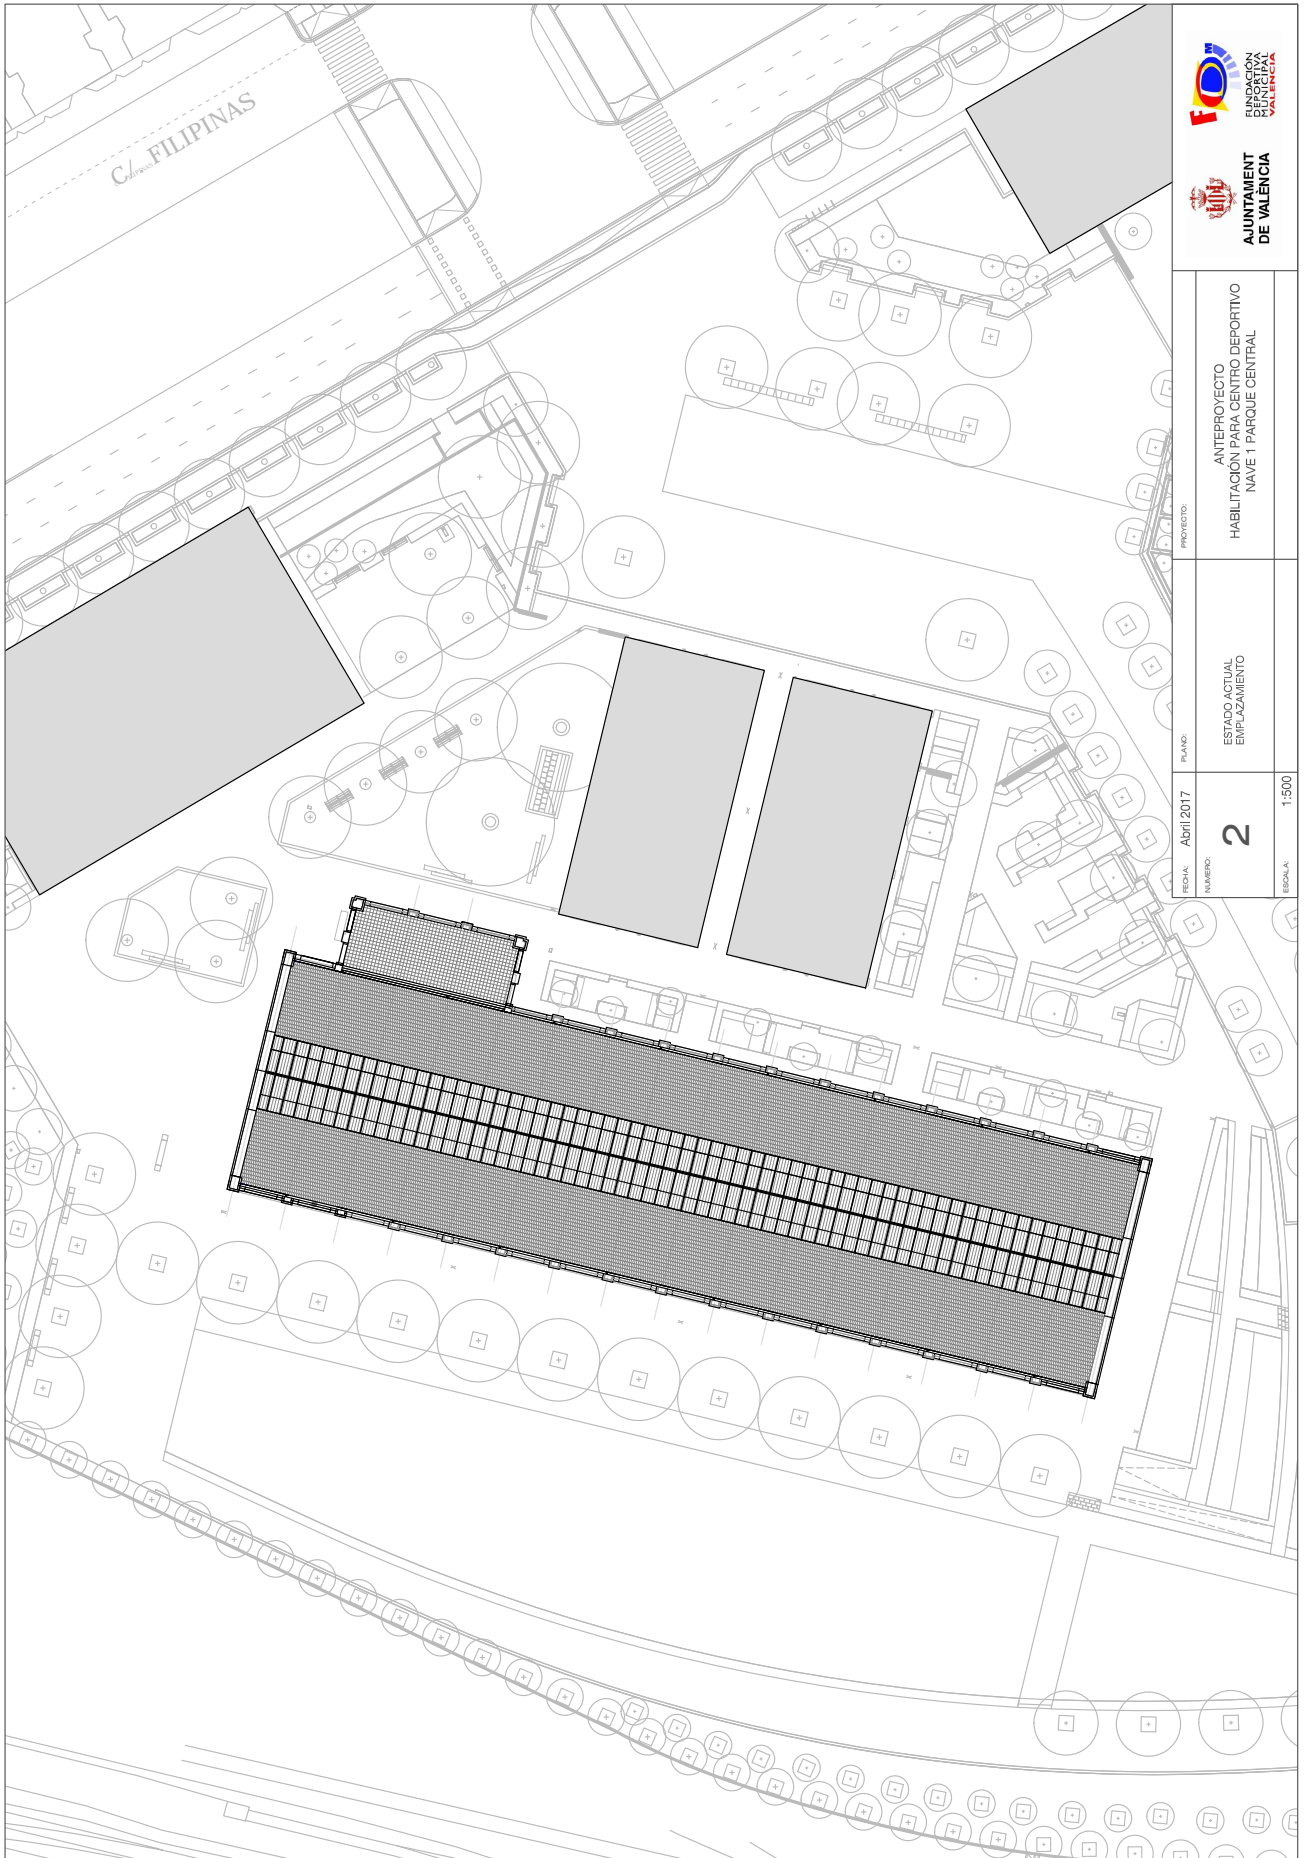


PROYECTO:	ANTEPROYECTO HABILITACIÓN PARA CENTRO DEPORTIVO NAVE 1 PARQUE CENTRAL		
PLANO:	ESTADO ACTUAL EMPLAZAMIENTO		
FECHA:	Abril 2017	NÚMERO:	2
ESCALA:	1:500		

Signat electrònicament per:

Antefirma	Nom	Data	Emissor cert	Núm. sèrie cert
CAP NEGOCIAT TÈCNIC - SERVICI INFRAESTRUCTURES FDM	ENRIQUE ORTS LOPEZ	21/06/2017	ACCVCA-120	8145975403278514816
CAP SECCIÓ - PROJECTES	JESUS GRACIA PEREZ	21/06/2017	ACCVCA-120	1726932509762629510
CAP SECCIÓ - SERVICI INFRAESTRUCTURES FDM	CARLOS SANCHEZ CERVERO	21/06/2017	ACCVCA-120	7468895355704701759
Direcció del Servei Sportiu - FUNDACIÓ ESPORTIVA MUNICIPAL	JOSE MANUEL BROTONS PIQUERES	21/06/2017	ACCVCA-120	7162549566766170432
DIRECTOR/A GERENT - GERENCIA FUNDACIÓ ESPORTIVA MUNICIPAL	JOSE VICENTE BERLANGA ARONA	21/06/2017	ACCVCA-120	2201037523841348406



Id. document: g0ZE nZaH e1aT zWUo bFwx z17I VWUJ =
 CÒPIA INFORMATIVA (NO VERIFICABLE EN SEU ELECTRÒNICA)

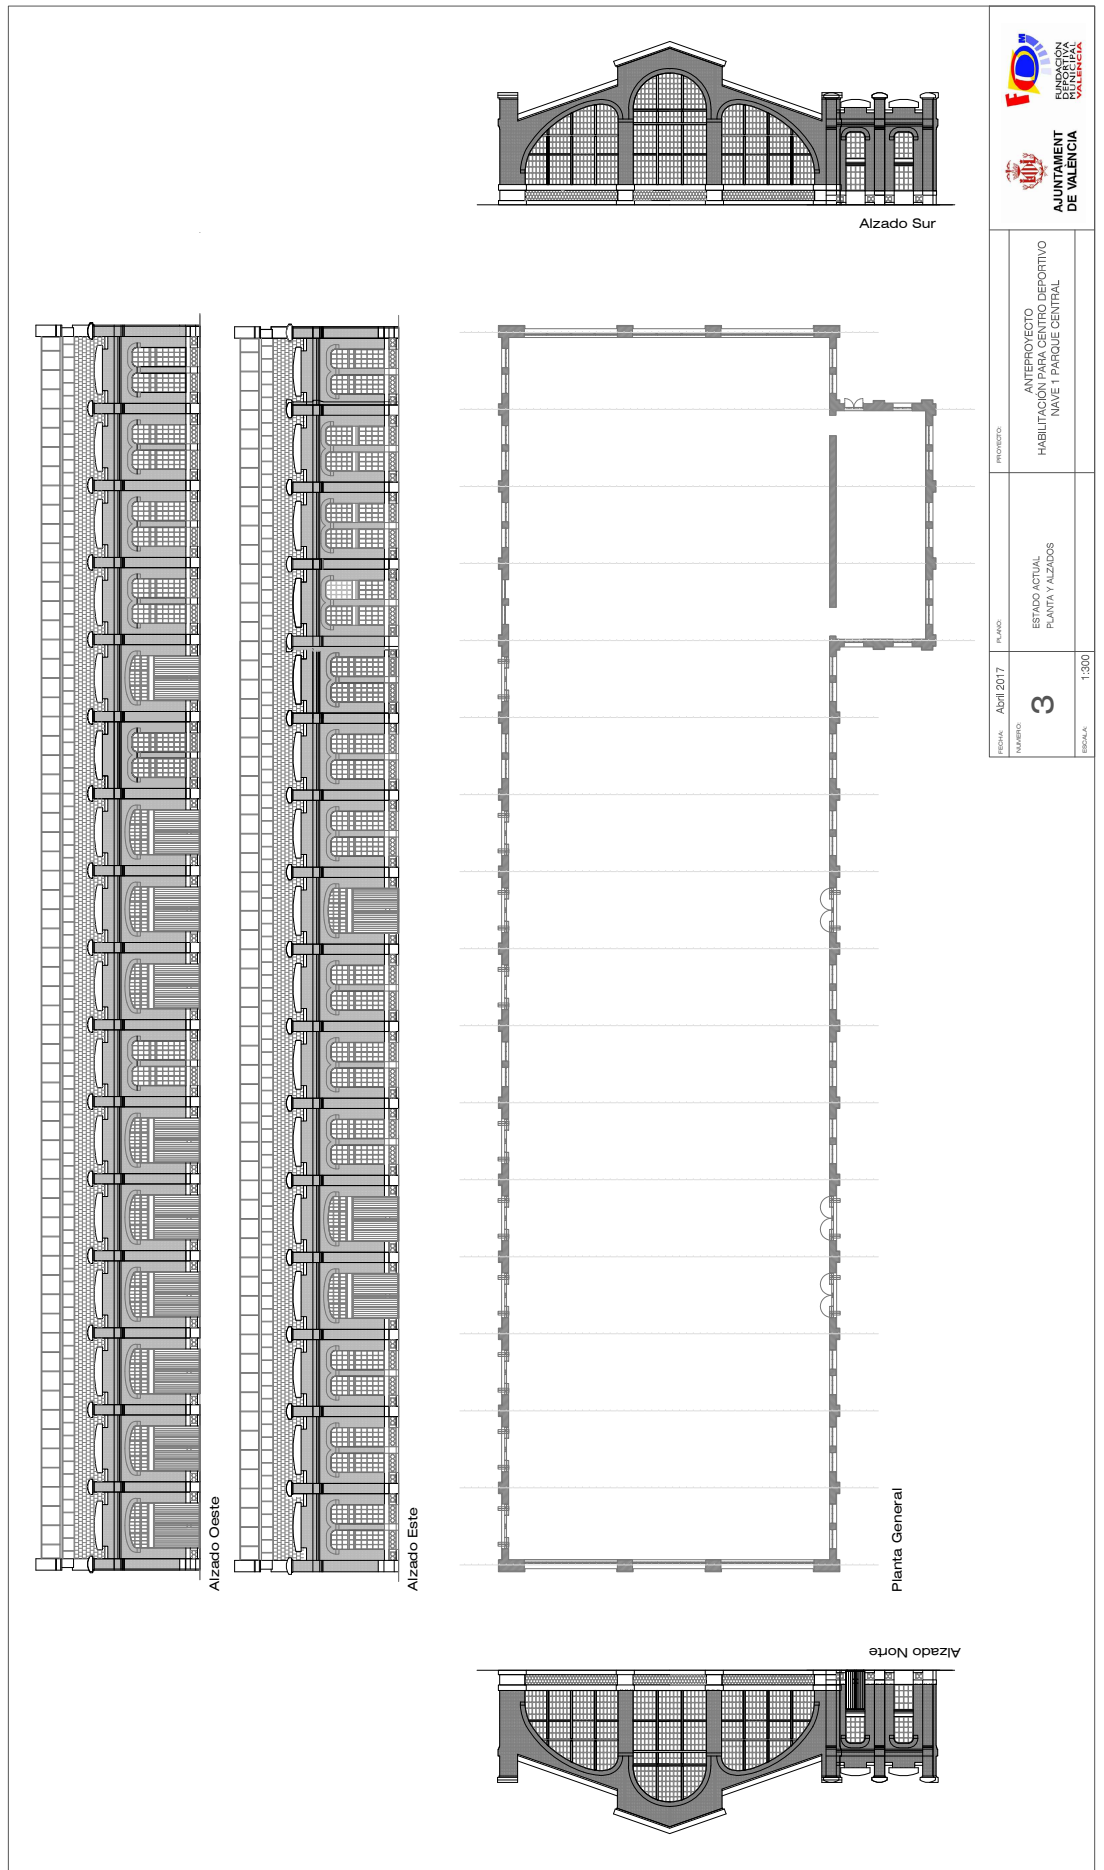


Signat electrònicament per:

Antefirma	Nom	Data	Emissor cert	Núm. sèrie cert
CAP NEGOCIAT TÈCNIC - SERVICI INFRASTRUCTURES FDM	ENRIQUE ORTS LOPEZ	21/06/2017	ACCVCA-120	8145975403278514816
CAP SECCIÓ - PROJECTES	JESUS GRACIA PEREZ	21/06/2017	ACCVCA-120	1726932509762629510
CAP SECCIÓ - SERVICI INFRASTRUCTURES FDM	CARLOS SANCHEZ CERVERO	21/06/2017	ACCVCA-120	7468895355704701759
Direcció del Servei Sportiu - FUNDACIÓ ESPORTIVA MUNICIPAL	JOSE MANUEL BROTONS PIQUERES	21/06/2017	ACCVCA-120	7162549566766170432
DIRECTOR/A GERENT - GERENCIA FUNDACIÓ ESPORTIVA MUNICIPAL	JOSE VICENTE BERLANGA ARONA	21/06/2017	ACCVCA-120	2201037523841348406



Id. document: g0ZE nZaH e1aT zWUo bFwx z17I VWUJ =
 CÒPIA INFORMATIVA (NO VERIFICABLE EN SEU ELECTRÒNICA)

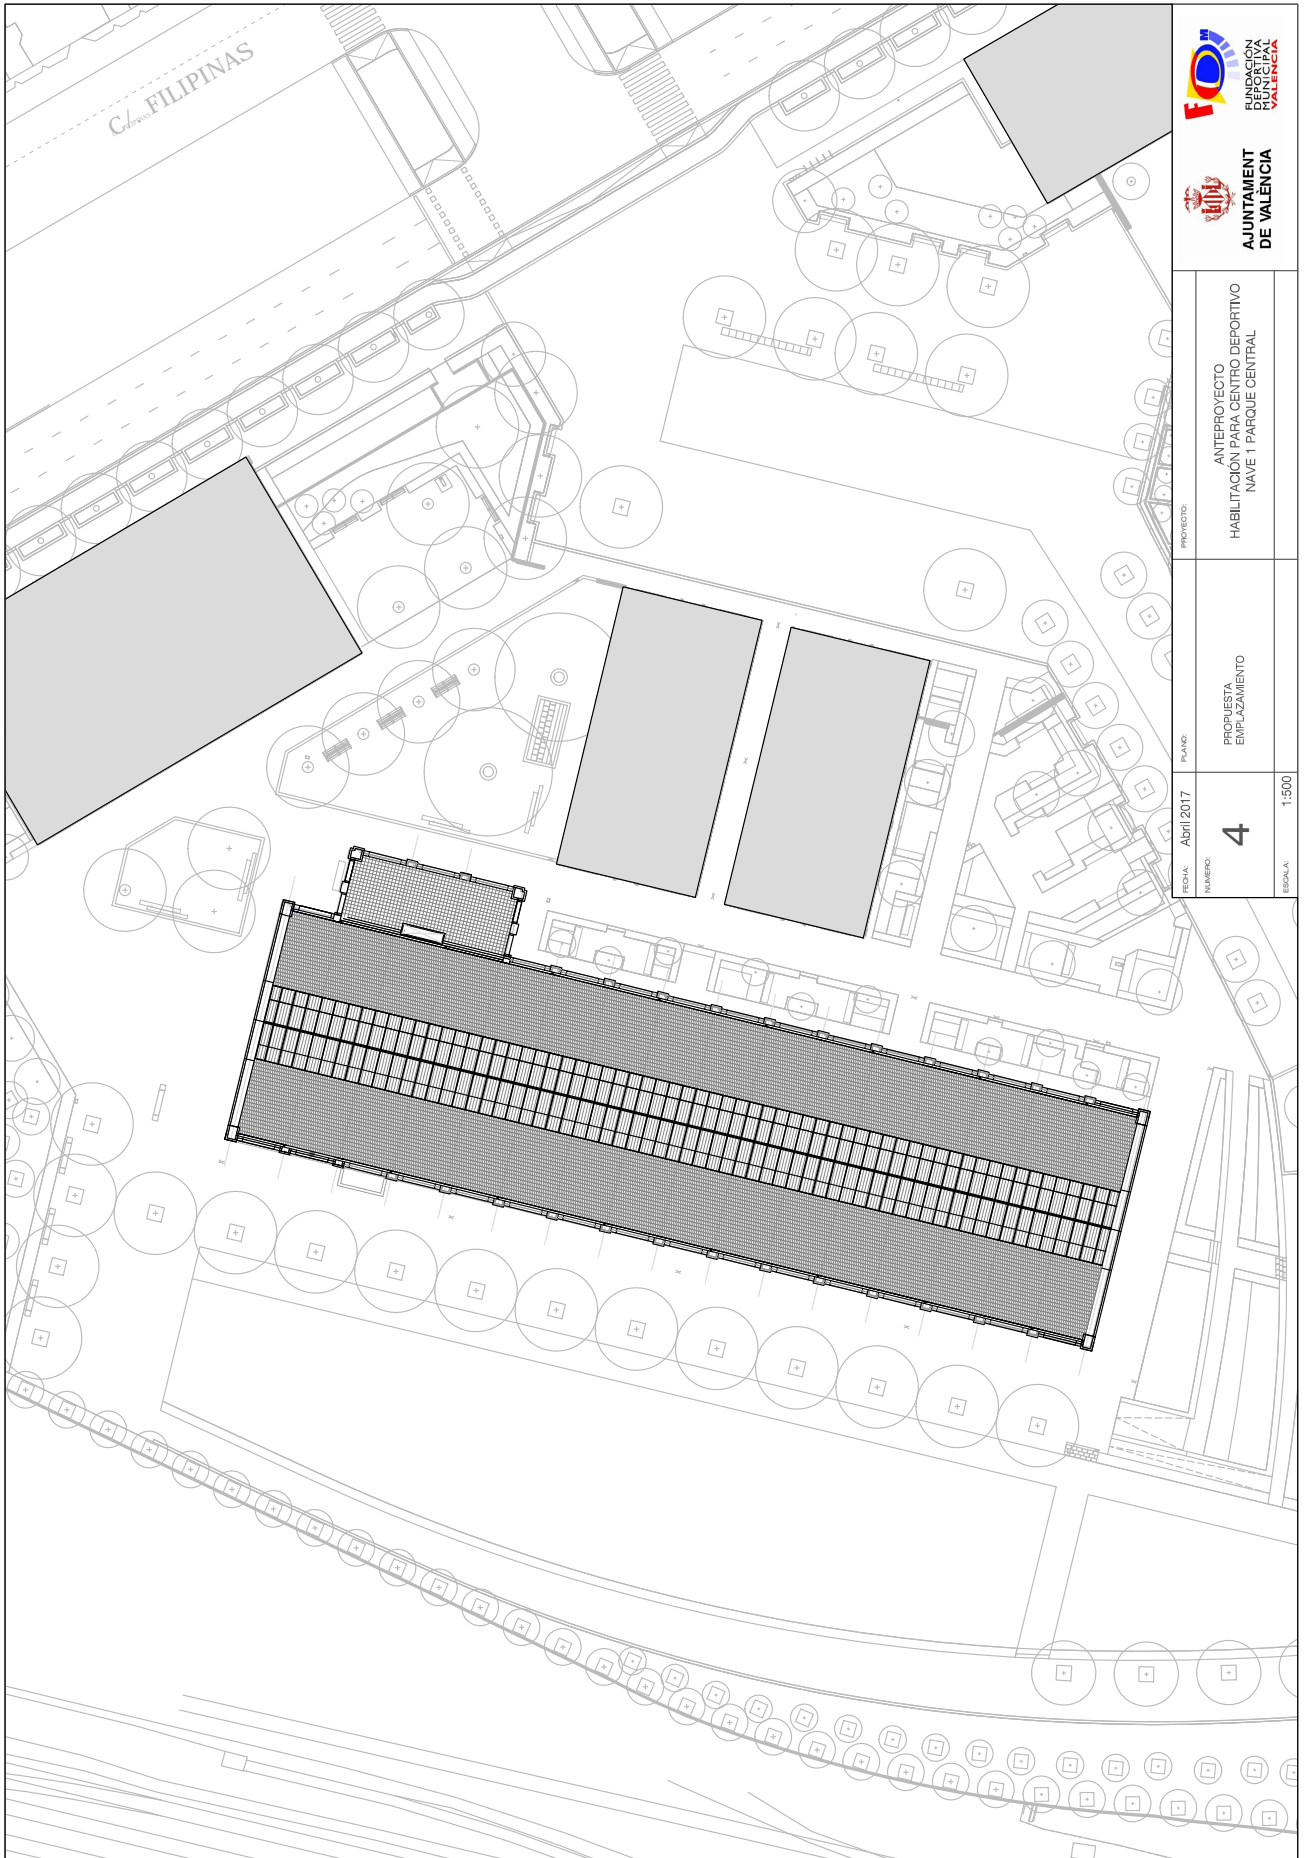

FECHA: Abril 2017	PLANO: PROPUESTA EMPLAZAMIENTO	PROYECTO: ANTEPROYECTO HABILITACIÓN PARA CENTRO DEPORTIVO NAVE 1 PARQUE CENTRAL
NÚMERO: 4	ESCALA: 1:500	


Signat electrònicament per:

Antefirma	Nom	Data	Emissor cert	Núm. sèrie cert
CAP NEGOCIAT TÈCNIC - SERVICI INFRAESTRUCTURES FDM	ENRIQUE ORTS LOPEZ	21/06/2017	ACCVCA-120	8145975403278514816
CAP SECCIÓ - PROJECTES	JESUS GRACIA PEREZ	21/06/2017	ACCVCA-120	1726932509762629510
CAP SECCIÓ - SERVICI INFRAESTRUCTURES FDM	CARLOS SANCHEZ CERVERO	21/06/2017	ACCVCA-120	7468895355704701759
Direcció del Servei Deportiu - FUNDACIÓ ESPORTIVA MUNICIPAL	JOSE MANUEL BROTONS PIQUERES	21/06/2017	ACCVCA-120	7162549566766170432
DIRECTOR/A GERENT - GERENCIA FUNDACIÓ ESPORTIVA MUNICIPAL	JOSE VICENTE BERLANGA ARONA	21/06/2017	ACCVCA-120	2201037523841348406



Id. document: g0ZE nZaH e1aT zWUo bFwx z17I VWUJ=
 CÒPIA INFORMATIVA (NO VERIFICABLE EN SEU ELECTRÒNICA)

REGIÓ:	ABRIL 2017	PLANO:	PROPOSTA PLANTA BAJA	PROYECTO:	ANTERPROYECTO HABILITACION PARA CENTRO DEPORTIVO NAVE I PARQUE CENTRAL		
NUMERO:	5	ESCALA:	1:300				

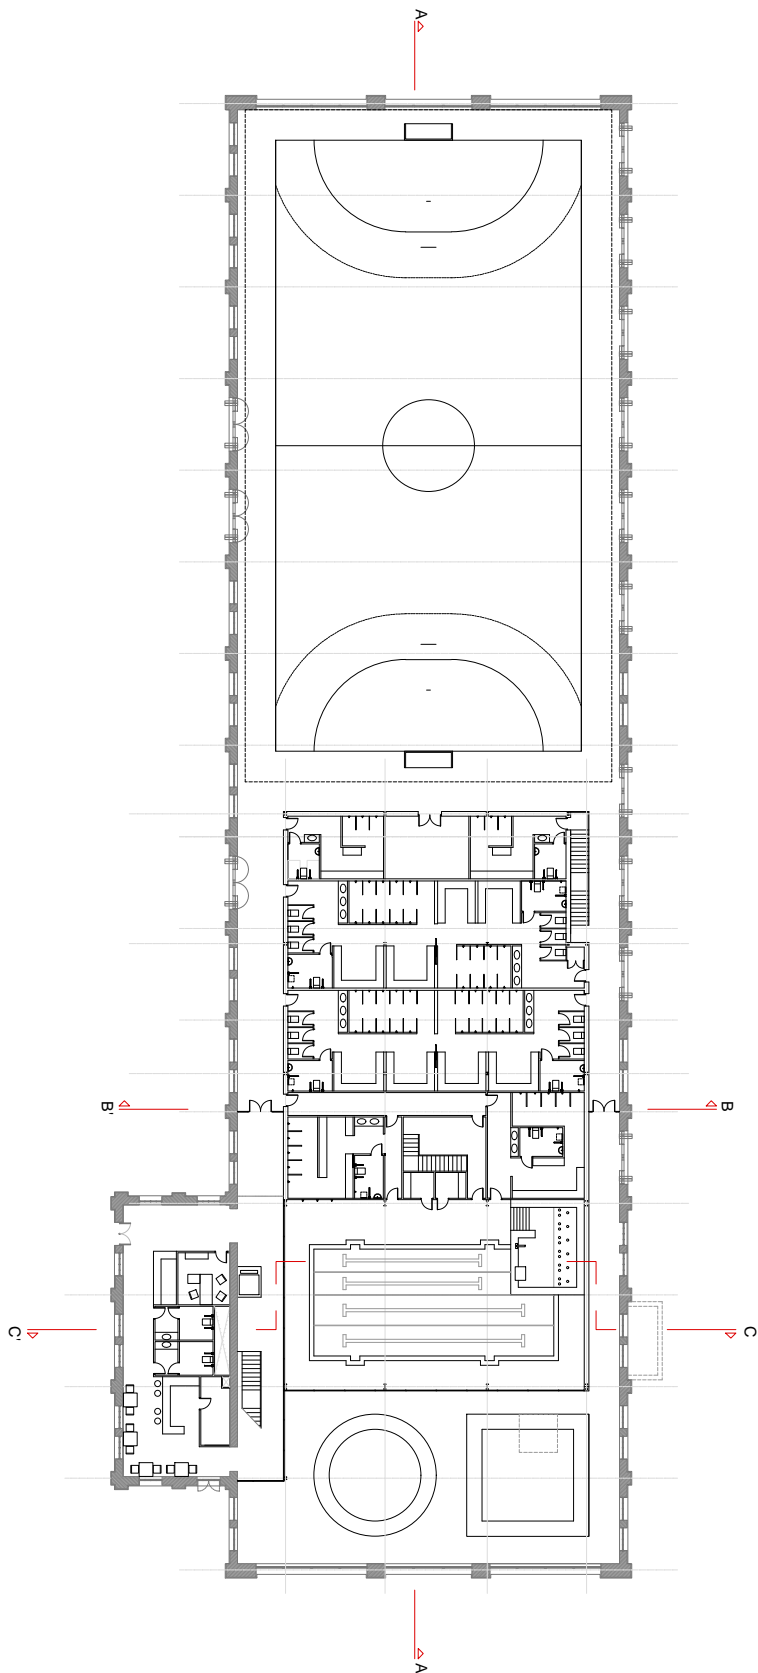


Signat electrònicament per:

Antefirma	Nom	Data	Emissor cert	Núm. sèrie cert
CAP NEGOCIAT TÈCNIC - SERVICI INFRAESTRUCTURES FDM	ENRIQUE ORTS LOPEZ	21/06/2017	ACCVCA-120	8145975403278514816
CAP SECCIÓ - PROJECTES	JESUS GRACIA PEREZ	21/06/2017	ACCVCA-120	1726932509762629510
CAP SECCIÓ - SERVICI INFRAESTRUCTURES FDM	CARLOS SANCHEZ CERVERO	21/06/2017	ACCVCA-120	7468895355704701759
Direcció del Servei Deportiu - FUNDACIÓ ESPORTIVA MUNICIPAL	JOSE MANUEL BROTONS PIQUERES	21/06/2017	ACCVCA-120	7162549566766170432
DIRECTOR/A GERENT - GERENCIA FUNDACIÓ ESPORTIVA MUNICIPAL	JOSE VICENTE BERLANGA ARONA	21/06/2017	ACCVCA-120	2201037523841348406



Id. document: goZE nZaH e1aT zWUo bFwx zI7I VWUJ=
 CÒPIA INFORMATIVA (NO VERIFICABLE EN SEU ELECTRÒNICA)

REGIÓ:	ABRIL 2017	PLANO:	PROYECTO:	 
NUMERICO:	6	PROPOSTA ORGANIZACION FUNCIONAL	HABILITACION PARA CENTRO DEPORTIVO NAVE I PARQUE CENTRAL	
ESCALA:	1:300			

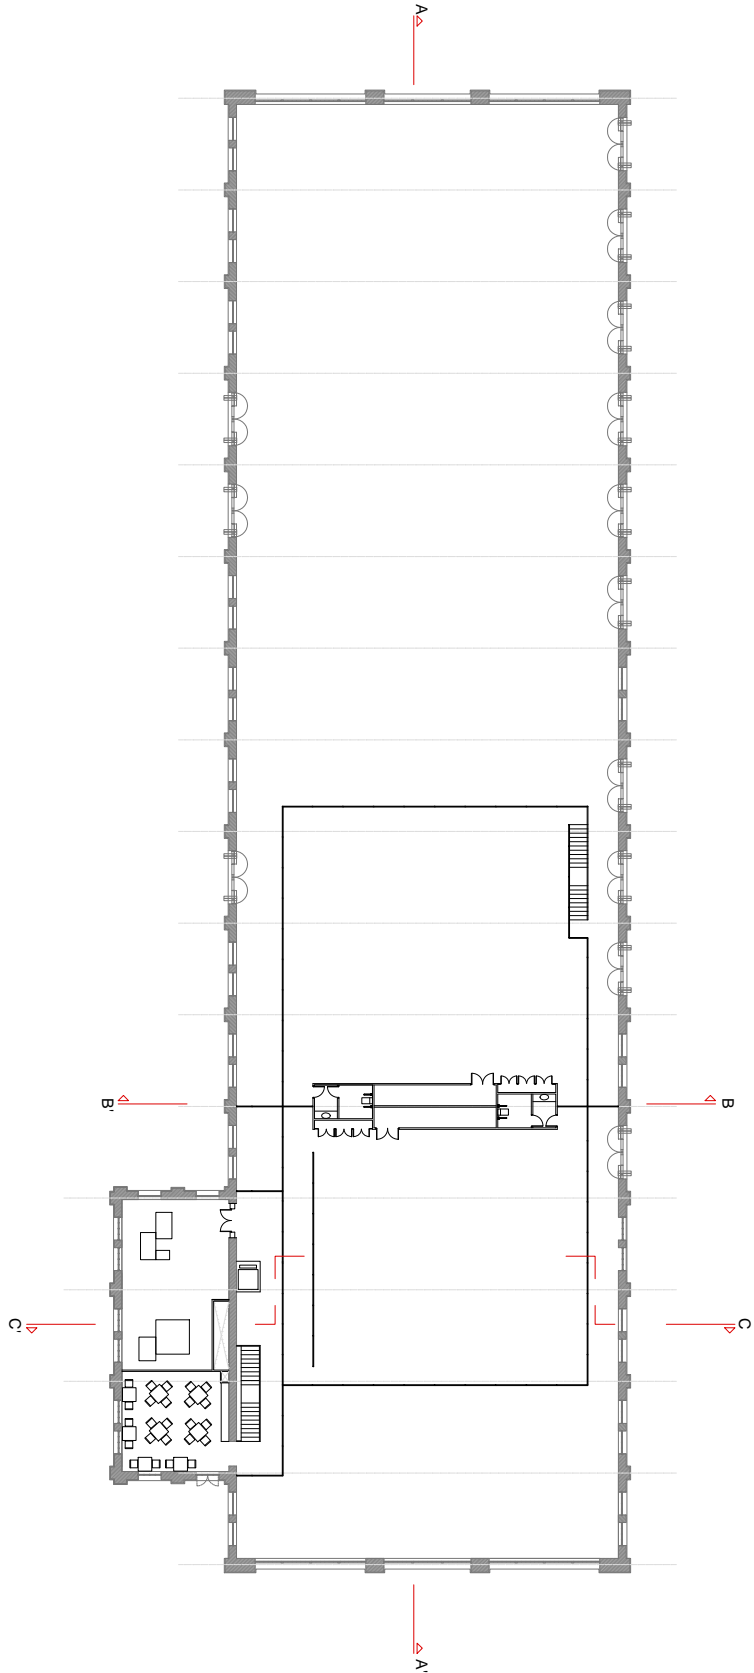


Signat electrònicament per:

Antefirma	Nom	Data	Emissor cert	Núm. sèrie cert
CAP NEGOCIAT TÈCNIC - SERVICI INFRAESTRUCTURES FDM	ENRIQUE ORTS LOPEZ	21/06/2017	ACCVCA-120	8145975403278514816
CAP SECCIÓ - PROJECTES	JESUS GRACIA PEREZ	21/06/2017	ACCVCA-120	1726932509762629510
CAP SECCIÓ - SERVICI INFRAESTRUCTURES FDM	CARLOS SANCHEZ CERVERO	21/06/2017	ACCVCA-120	7468895355704701759
Direcció del Servei Sportiu - FUNDACIÓ ESPORTIVA MUNICIPAL	JOSE MANUEL BROTONS PIQUERES	21/06/2017	ACCVCA-120	7162549566766170432
DIRECTOR/A GERENT - GERENCIA FUNDACIÓ ESPORTIVA MUNICIPAL	JOSE VICENTE BERLANGA ARONA	21/06/2017	ACCVCA-120	2201037523841348406



Id. document: g0ZE nZaH e1aT zWUo bFwx zI7I VWUJ=
 CÒPIA INFORMATIVA (NO VERIFICABLE EN SEU ELECTRÒNICA)

REGIÓ:	ABRIL 2017	PLANO:	PROJECCIA PLANTA SOTANO	PROYECTO:	ANTERPROYECTO HABILITACION PARA CENTRO DEPORTIVO NAVE I PARQUE CENTRAL	 AJUNTAMENT DE VALENCIA	 FUNDACION MUNICIPAL DE VALENCIA
NUMERO:	7	ESCALA:	1:300				

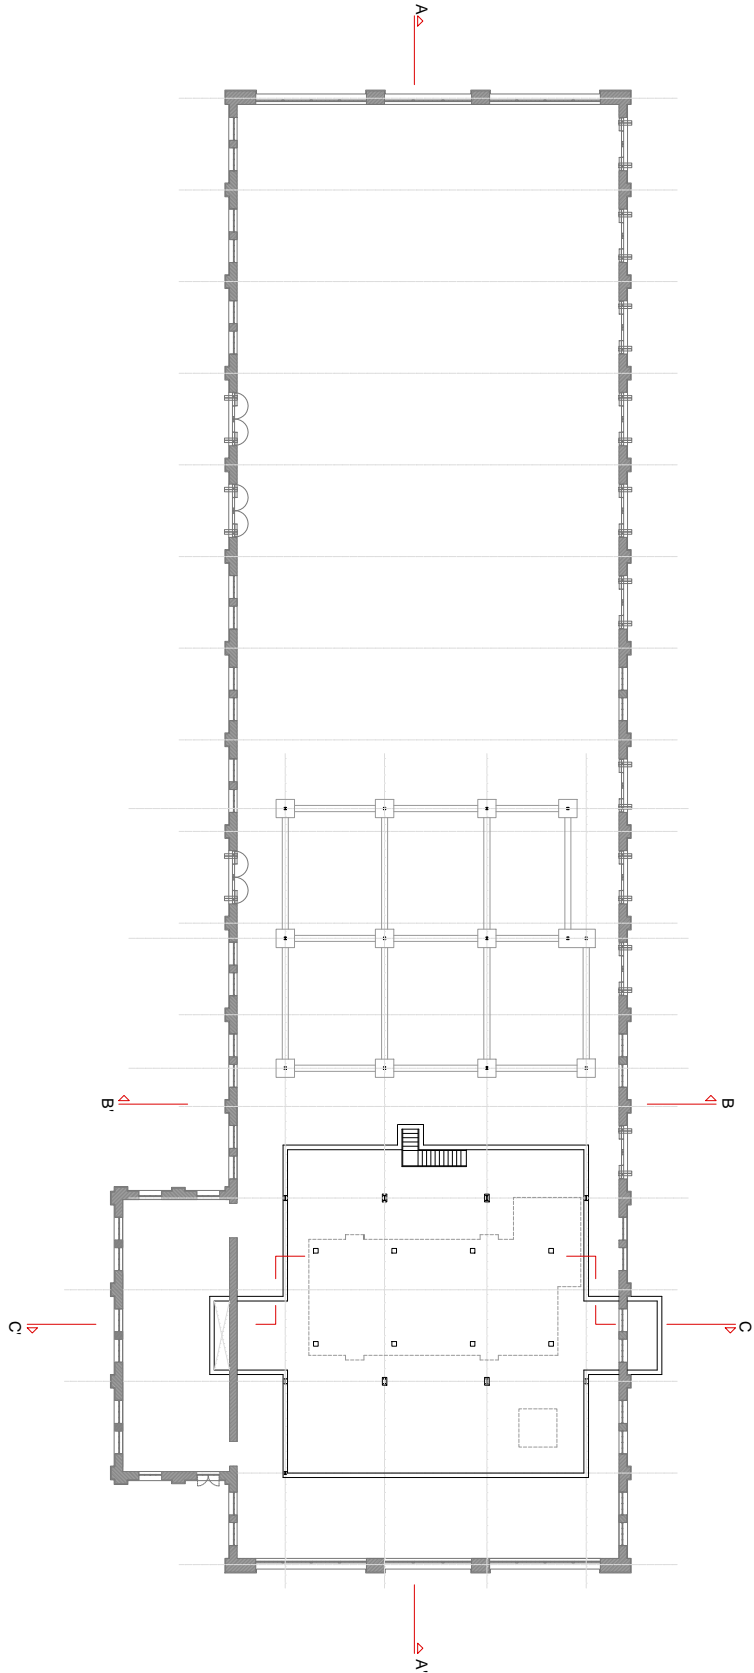


Signat electrònicament per:


Antefirma	Nom	Data	Emissor cert	Núm. sèrie cert
CAP NEGOCIAT TÈCNIC - SERVICI INFRASTRUCTURES FDM	ENRIQUE ORTS LOPEZ	21/06/2017	ACCVCA-120	8145975403278514816
CAP SECCIÓ - PROJECTES	JESUS GRACIA PEREZ	21/06/2017	ACCVCA-120	1726932509762629510
CAP SECCIÓ - SERVICI INFRASTRUCTURES FDM	CARLOS SANCHEZ CERVERO	21/06/2017	ACCVCA-120	7468895355704701759
Direcció del Servei Deportiu - FUNDACIÓ ESPORTIVA MUNICIPAL	JOSE MANUEL BROTONS PIQUERES	21/06/2017	ACCVCA-120	7162549566766170432
DIRECTOR/A GERENT - GERENCIA FUNDACIÓ ESPORTIVA MUNICIPAL	JOSE VICENTE BERLANGA ARONA	21/06/2017	ACCVCA-120	2201037523841348406




Id. document: g0ZE nZaH e1aT zWUo bFwx z17I VWUJ =
 CÒPIA INFORMATIVA (NO VERIFICABLE EN SEU ELECTRÒNICA)

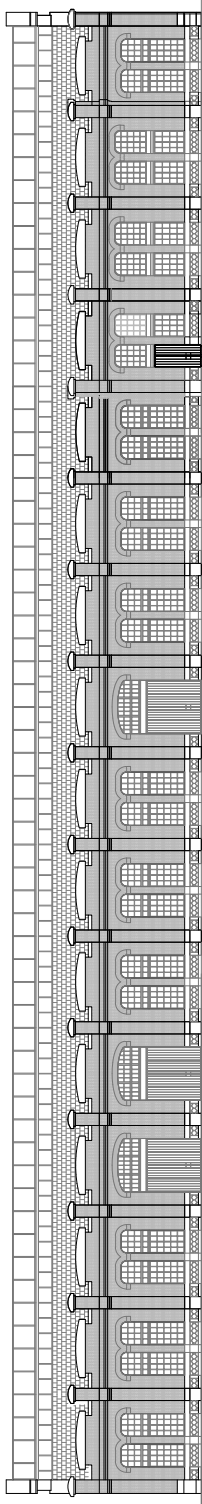


Alzado Este

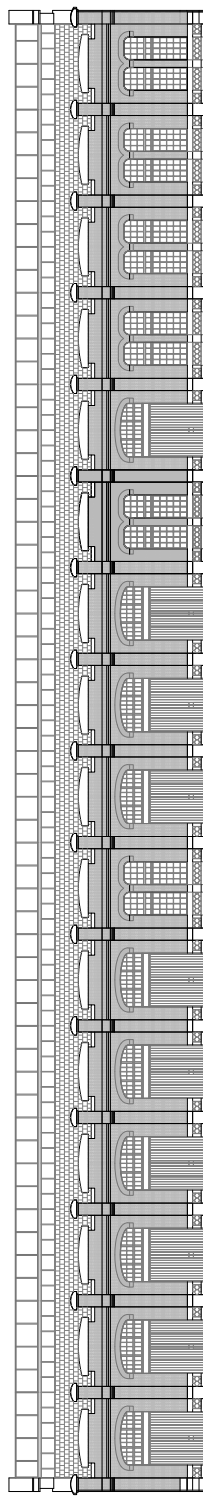

Alzado Oeste

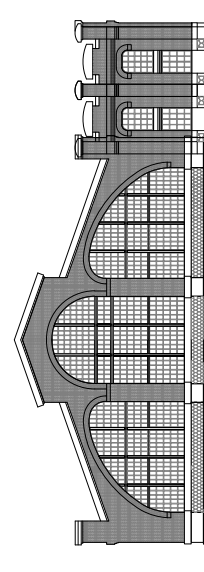

Alzado Sur

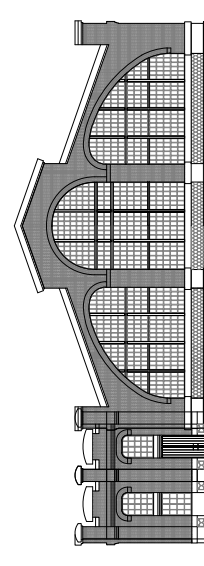

Alzado Norte

FECHA: Abril 2017	PLANO: PROPUESTA ALZADOS	PROYECTO: ANTEPROYECTO HABILITACIÓN PARA CENTRO DEPORTIVO NAVE 1 PARQUE CENTRAL
NÚMERO: 8		
ESCALA: 1:300		




Signat electrònicament per:

Antefirma	Nom	Data	Emissor cert	Núm. sèrie cert
CAP NEGOCIAT TÈCNIC - SERVICI INFRASTRUCTURES FDM	ENRIQUE ORTS LOPEZ	21/06/2017	ACCVCA-120	8145975403278514816
CAP SECCIÓ - PROJECTES	JESUS GRACIA PEREZ	21/06/2017	ACCVCA-120	1726932509762629510
CAP SECCIÓ - SERVICI INFRASTRUCTURES FDM	CARLOS SANCHEZ CERVERO	21/06/2017	ACCVCA-120	7468895355704701759
Direcció del Servei Sportiu - FUNDACIÓ ESPORTIVA MUNICIPAL	JOSE MANUEL BROTONS PIQUERES	21/06/2017	ACCVCA-120	7162549566766170432
DIRECTOR/A GERENT - GERENCIA FUNDACIÓ ESPORTIVA MUNICIPAL	JOSE VICENTE BERLANGA ARONA	21/06/2017	ACCVCA-120	2201037523841348406



Id. document: g0ZE nZaH e1aT zWUo bFwx z17I VWUJ=
 CÒPIA INFORMATIVA (NO VERIFICABLE EN SEU ELECTRÒNICA)

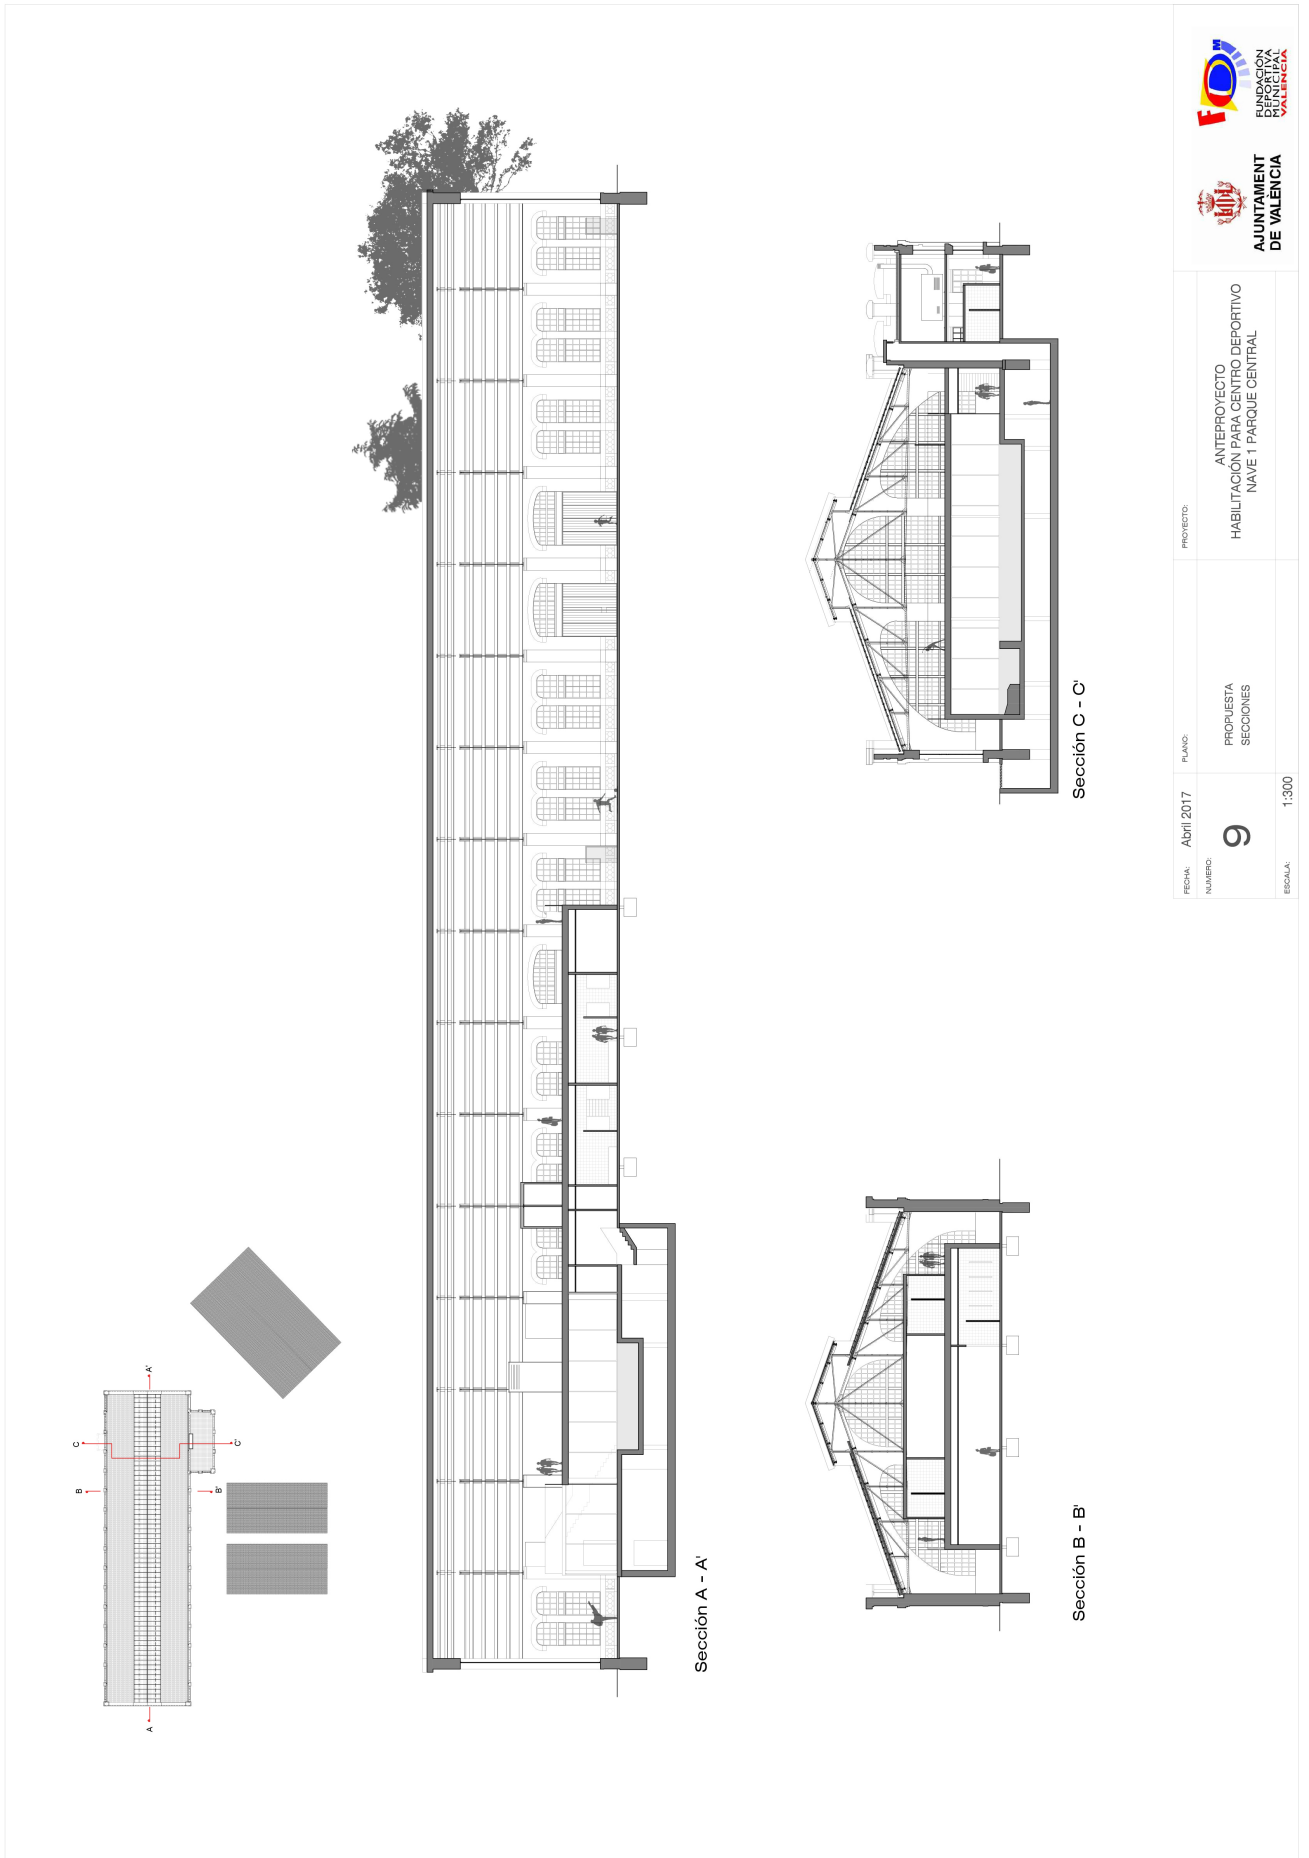

FECHA: Abril 2017	PLANO: PROPUESTA SECCIONES	PROYECTO: HABILITACIÓN PARA CENTRO DEPORTIVO NAVE 1 PARQUE CENTRAL
NÚMERO: 9		
ESCALA: 1:300		

Signat electrònicament per:

Antefirma	Nom	Data	Emissor cert	Núm. sèrie cert
CAP NEGOCIAT TÈCNIC - SERVICI INFRAESTRUCTURES FDM	ENRIQUE ORTS LOPEZ	21/06/2017	ACCVCA-120	8145975403278514816
CAP SECCIÓ - PROJECTES	JESUS GRACIA PEREZ	21/06/2017	ACCVCA-120	1726932509762629510
CAP SECCIÓ - SERVICI INFRAESTRUCTURES FDM	CARLOS SANCHEZ CERVERO	21/06/2017	ACCVCA-120	7468895355704701759
Direcció del Servei Sportiu - FUNDACIÓ ESPORTIVA MUNICIPAL	JOSE MANUEL BROTONS PIQUERES	21/06/2017	ACCVCA-120	7162549566766170432
DIRECTOR/A GERENT - GERENCIA FUNDACIÓ ESPORTIVA MUNICIPAL	JOSE VICENTE BERLANGA ARONA	21/06/2017	ACCVCA-120	2201037523841348406



Id. document: g0ZE nZaH e1aT zWUo bFwx zI7I VWUJ=
 CÒPIA INFORMATIVA (NO VERIFICABLE EN SEU ELECTRÒNICA)




FECHA:	April 2017	PLANO:	PROPUESTA ORGANIZACIÓN FUNCIONAL	PROYECTO:	ANTEPROYECTO HABILITACIÓN PARA CENTRO DEPORTIVO NAVE 1 PARQUE CENTRAL
NÚMERO:	10	ESCALA:	-		

Signat electrònicament per:

Antefirma	Nom	Data	Emissor cert	Núm. sèrie cert
CAP NEGOCIAT TÈCNIC - SERVICI INFRAESTRUCTURES FDM	ENRIQUE ORTS LOPEZ	21/06/2017	ACCVCA-120	8145975403278514816
CAP SECCIÓ - PROJECTES	JESUS GRACIA PEREZ	21/06/2017	ACCVCA-120	1726932509762629510
CAP SECCIÓ - SERVICI INFRAESTRUCTURES FDM	CARLOS SANCHEZ CERVERO	21/06/2017	ACCVCA-120	7468895355704701759
Direcció del Servei Sportiu - FUNDACIÓ ESPORTIVA MUNICIPAL	JOSE MANUEL BROTONS PIQUERES	21/06/2017	ACCVCA-120	7162549566766170432
DIRECTOR/A GERENT - GERENCIA FUNDACIÓ ESPORTIVA MUNICIPAL	JOSE VICENTE BERLANGA ARONA	21/06/2017	ACCVCA-120	2201037523841348406



Id. document: g0ZE nZaH e1aT zWUo bFwx z17I VWUJ=
 CÒPIA INFORMATIVA (NO VERIFICABLE EN SEU ELECTRÒNICA)

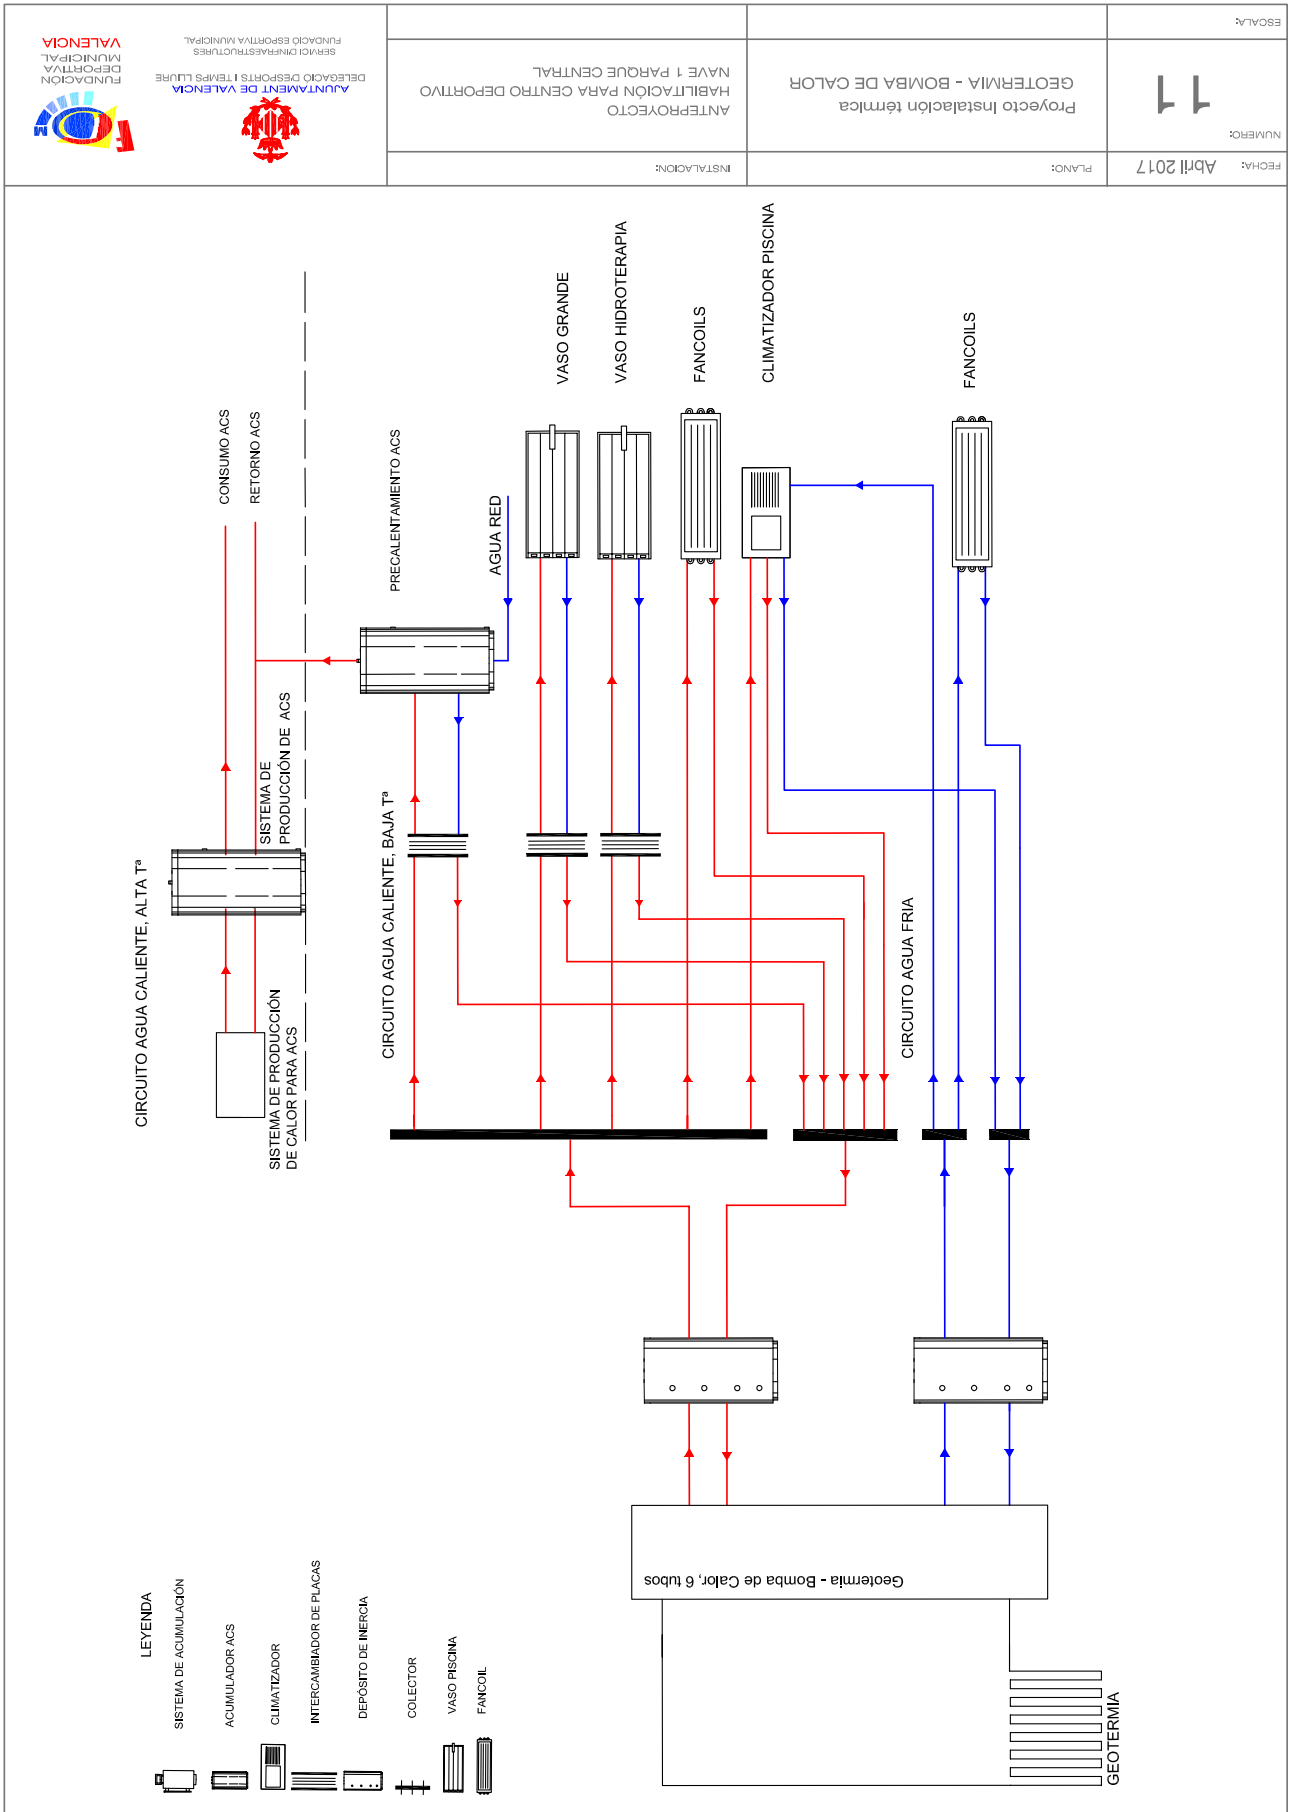

AJUNTAMENT DE VALÈNCIA
 DELEGACIÓ ESPORTS I TEMPS LLIURE
 SERVICI D'INFRAESTRUCTURES
 FUNDACIÓ ESPORTIVA MUNICIPAL
 VALENCIA



ANTEPROYECTO PARA CENTRO DEPORTIVO
 NAVE 1 PARQUE CENTRAL
 INSTALACION:

GEOTERMIA - BOMBA DE CALOR
 Proyecto Instalación térmica

FECHA: Abril 2017
 PLANOS:
 NUMERO: 11
 ESCALAS:

Signat electrònicament per:

Antefirma	Nom	Data	Emissor cert	Núm. sèrie cert
CAP NEGOCIAT TÈCNIC - SERVICI INFRAESTRUCTURES FDM	ENRIQUE ORTS LOPEZ	21/06/2017	ACCVCA-120	8145975403278514816
CAP SECCIÓ - PROJECTES	JESUS GRACIA PEREZ	21/06/2017	ACCVCA-120	1726932509762629510
CAP SECCIÓ - SERVICI INFRAESTRUCTURES FDM	CARLOS SANCHEZ CERVERO	21/06/2017	ACCVCA-120	7468895355704701759
Direcció del Servei Sportiu - FUNDACIÓ ESPORTIVA MUNICIPAL	JOSE MANUEL BROTONS PIQUERES	21/06/2017	ACCVCA-120	7162549566766170432
DIRECTOR/A GERENT - GERENCIA FUNDACIÓ ESPORTIVA MUNICIPAL	JOSE VICENTE BERLANGA ARONA	21/06/2017	ACCVCA-120	2201037523841348406